


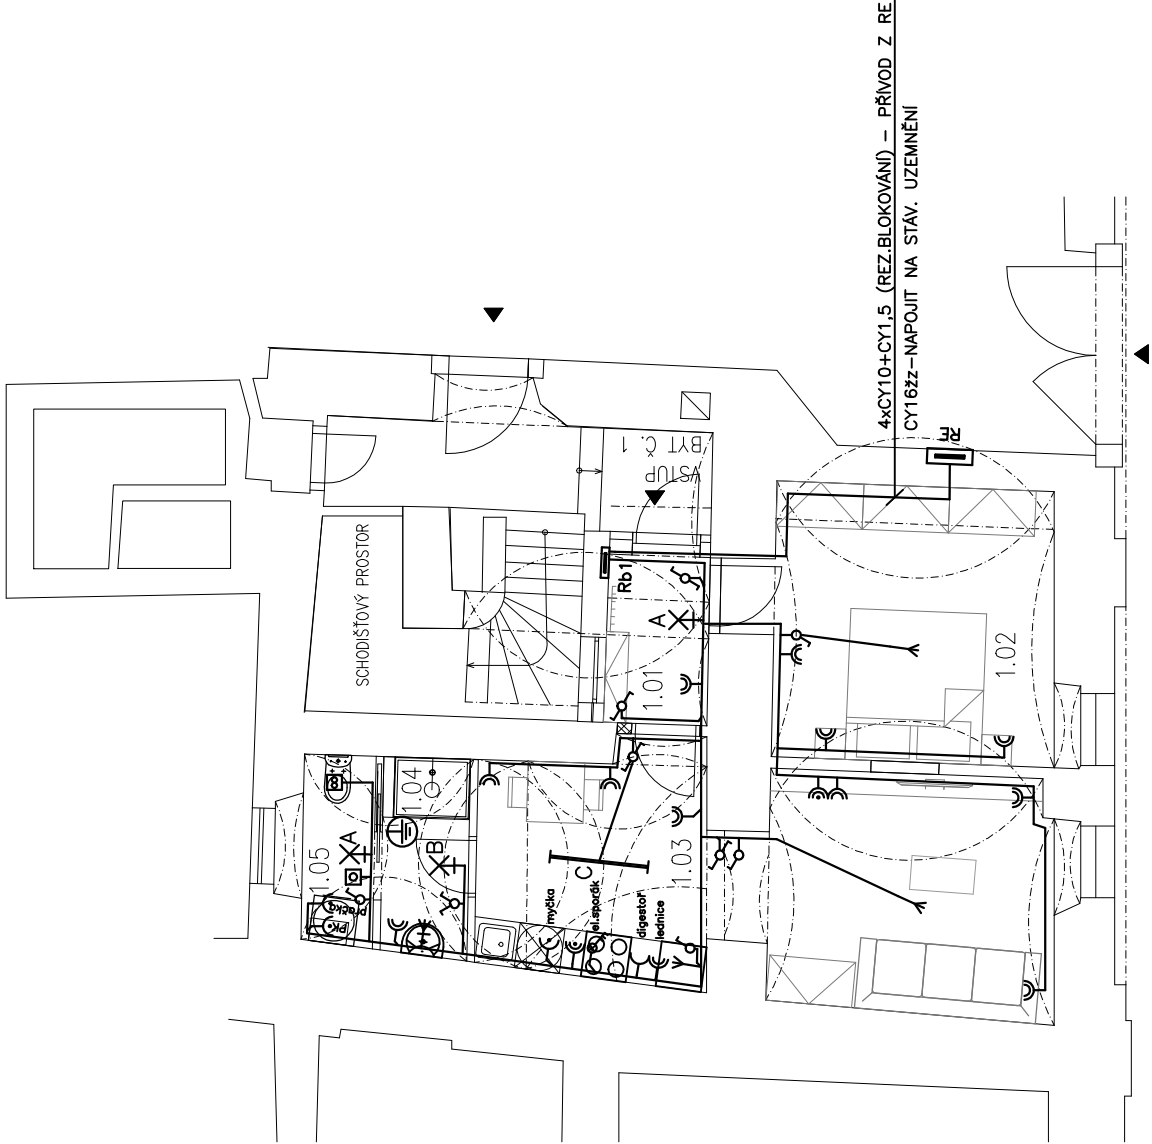

LEGENDA MÍSTNOSTÍ:

Č.M.	Účel místnosti	Plocha podl.m2	Ref. číslo	Osvětlenost dle ČSN EN 12464-1
1.01	PŘEDSÍŇ	3,10	9.1	100 lx
1.02	LOŽNICE	14,20	10.2	100 lx
1.03	OBÝVACÍ POKOJ + KK	22,40	10.2	100/300 lx
1.04	KOUPELNA	3,10	10.4	200 lx
1.05	WC	2,40	10.4	200 lx

LEGENDA

- TRASA – SVAZEK KABELŮ
OBVOD SVĚTELNÝ – CYKY nx1,5
OBVOD ZÁSUVKOVÝ – CYKY–J 3x2,5
OBVOD TŘÍFÁZOVÝ – CYKY–J 5x2,5
- DOPLŇUJÍCÍ MÍSTNÍ POSPOJOVÁNÍ – VODIČI CYZZ PROPOJIT
VŠECHNY CIZÍ VODIVÉ ČÁSTI V SOULADU
S ČSN 332000–4–41 ed. 3 A 332000–7–701 ed. 2.

POZNÁMKA

EL. INSTALACE PROVEDENA KABELY CYKY V SOUSTAVĚ TN–S.
KABELY ULOŽENY VE STĚNÁCH A STROPECH POD OMÍTKOU, V KONSTRUKCÍCH
SDK V TRUBKÁCH MONOFLEX, V SOULADU S ČSN 332000–5–52 ed.2.

NAVRHL M. Topinková	KRESLIL M. Topinková	KONTROLOVAL J. Pros	ODP.PROJ.STAVBY	Marie Topinková – projekce elektro Malín 253, 284 01 Kutná Hora IČO: 44697848 tel. 723923251
KRAJ: Středočeský		OBEC: Kutná Hora		
INVESTOR: Město Kutná Hora, Havlíčkovo nám. 552, Kutná Hora				
STAVEBNÍ ÚPRAVY BYTU Č. 1 VÁCLAVSKÉ NÁM. 183, KUTNÁ HORA				FORMÁT 2 A4
D.1.4.g – Silnoproudá elektrotechnika				DATUM 11.03.2024
				STUPEŇ DSŘ
				MĚŘÍTKO 1:100
				ZAK.ČÍSLO: 24114
PŮDORYS BYT Č.1				ARCHIVNÍ ČÍSLO Č.VÝKRESU 24114 102