


BYT Č. 2 - BOURÁNÍ

m = 1 : 50

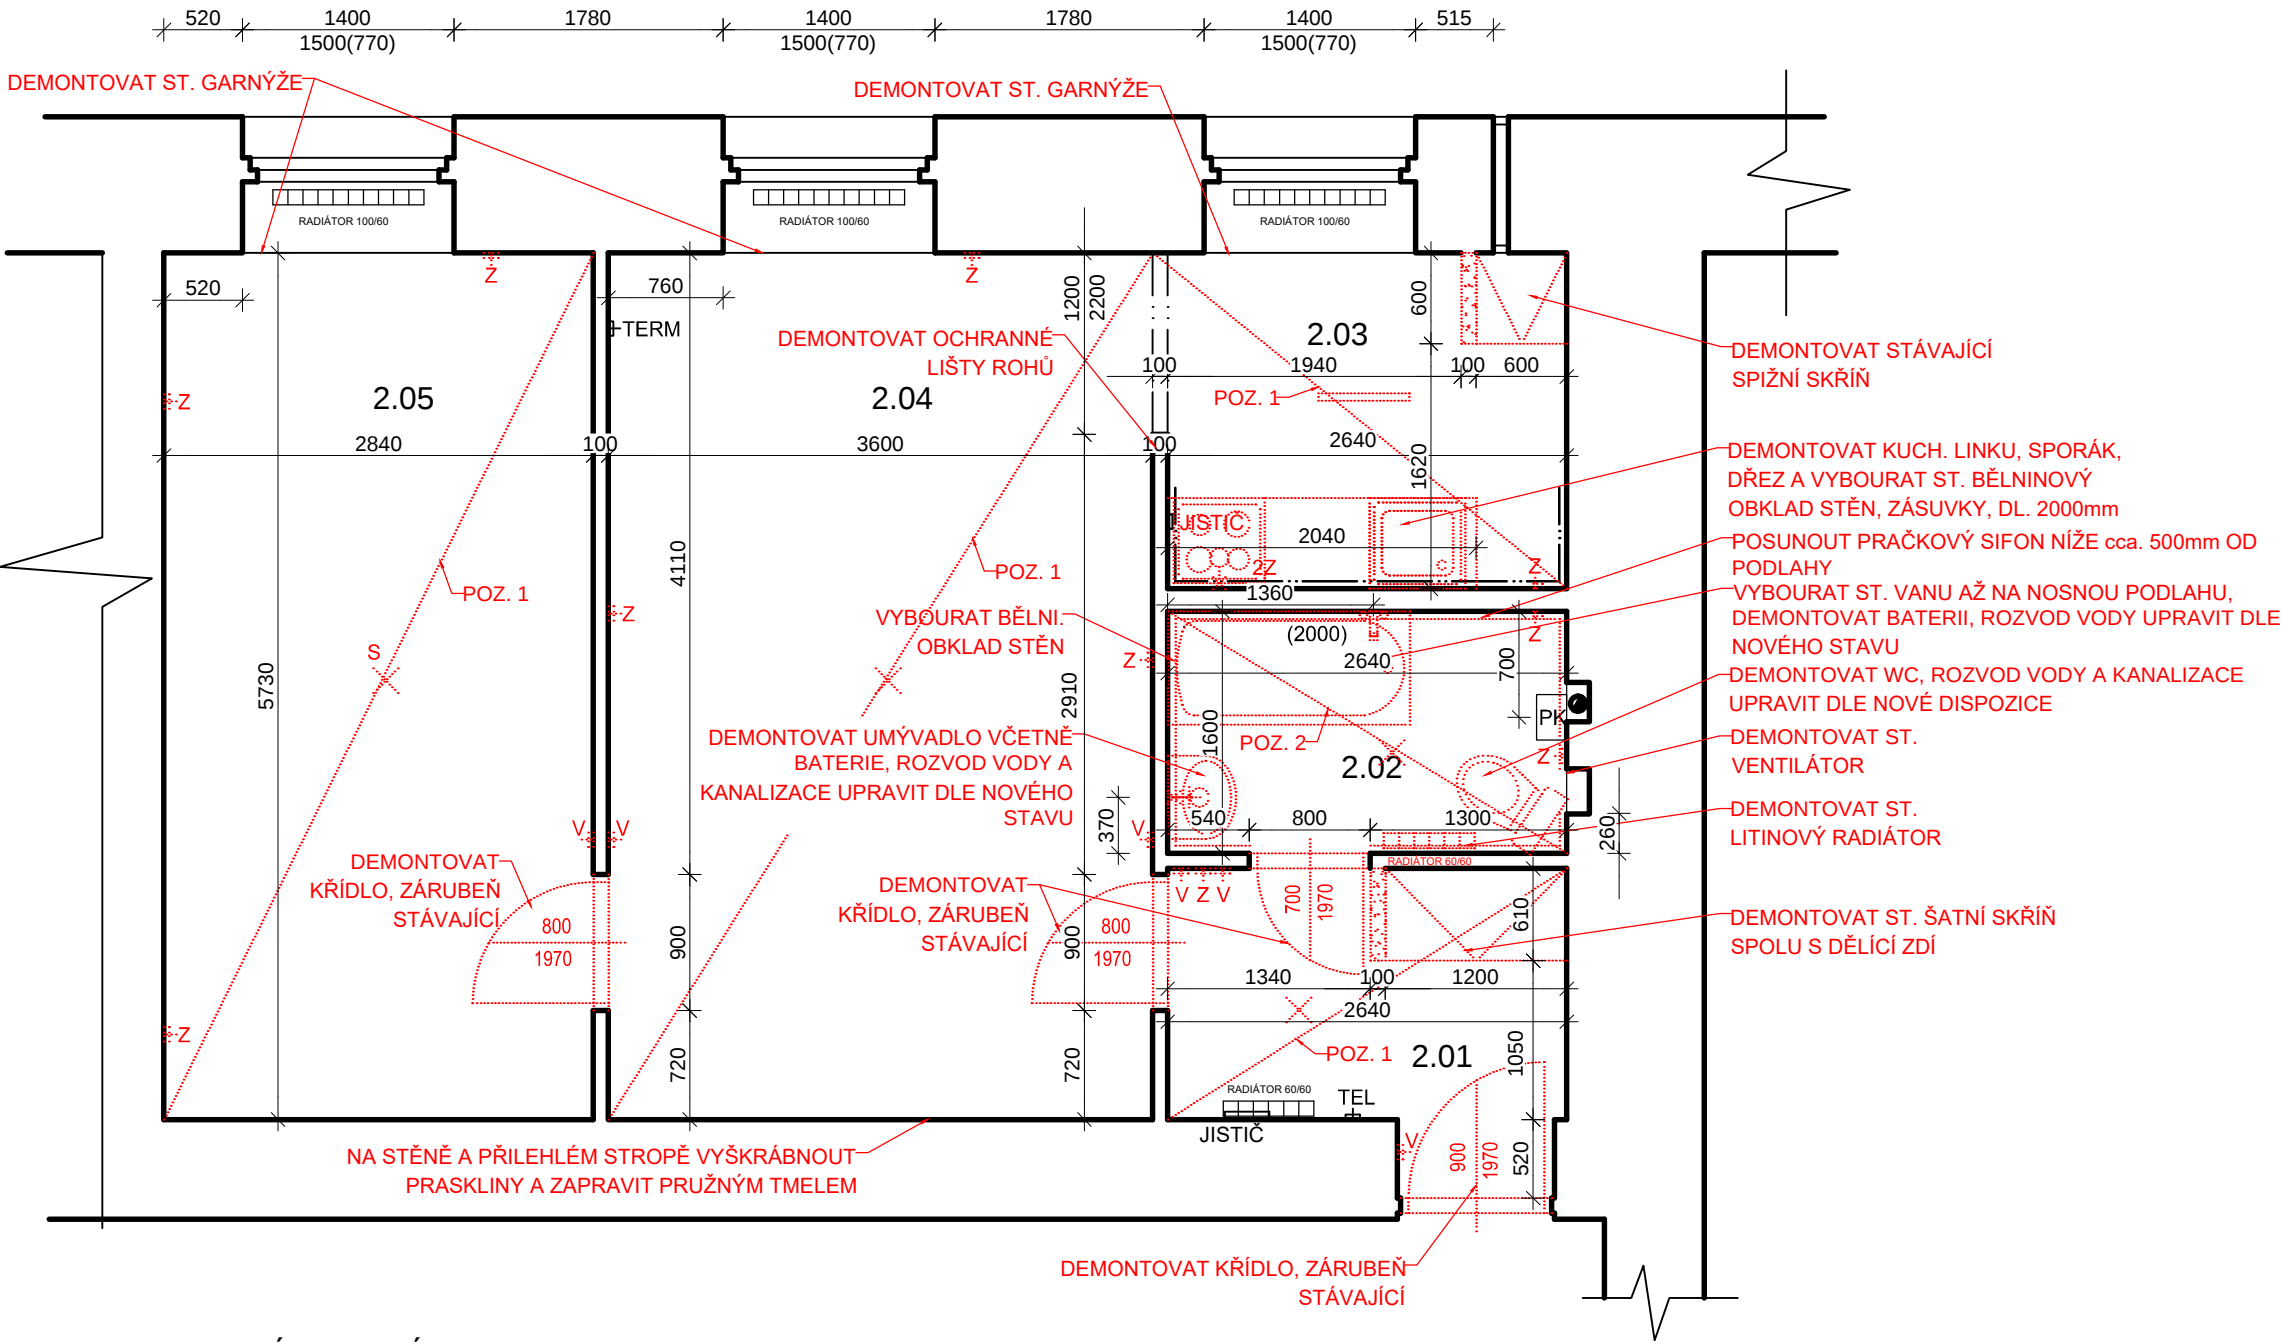

LEGENDA

- ▬ Z ZÁSUVKA
- ▬ 2Z DVOJ ZÁSUVKA
- ▬ V VYPÍNAČ
- ▬ TEL DOMÁCÍ TELEFON
- ▬ TERM TERMOSTAT TOPENÍ
- S X VÝVOD PRO LUSTR
- SVĚTLO S VÝVODEM NA STĚNĚ
- PK PŮVODNÍ PLYNOVÝ KOTEL
- ▬ STÁVAJÍCÍ KONSTRUKCE
- ▬ BOURANÉ KONSTRUKCE

POZNÁMKY:

- V CELÉM PROSTORU KOMPLETNĚ DEMONTOVAT STÁVAJÍCÍ ELEKTROINSTALACI
- DEMONTOVAT VŠECHNA STÁVAJÍCÍ SVÍTIDLA A PŘEDAT INVESTOROVÍ
- DEMONTOVAT STÁVAJÍCÍ ZAŘÍZOVACÍ PŘEDMĚTY A KUCHYŇSKOU LINKU, O UCHOVÁNÍ SE DOMLUVIT S INVESTOREM
- DEMONTOVAT A NOVĚ NATŘÍT LITINOVÉ RADIÁTORY SPOLU S PŘÍVODNÍM POTRUBÍM
- DEMONTOVAT DVEŘNÍ KŘÍDLA A DVEŘNÍ PRAHY
- DEMONTOVAT OKNA PRO NOVÉ NÁTĚRY A DEMONTOVAT PARAPETY KE KOMPLETNÍ VÝMĚNĚ
- 50% NOVÝCH OMÍTEK
- DEMONTOVAT VŠECHNY OCHRANNÉ ROHOVÉ LIŠTY A VYMĚNIT ZA NOVÉ HLINÍKOVÉ
- V KOUPELNĚ VYŠKRÁBNOUT OTVOR PRO ODVOD KONDENZÁTU OD STÁVAJÍCÍHO PLYNOVÉHO KOTLE
- V m.č. 2.04 VYŠKRÁBNOUT RÝHU PRO ZASEKÁNÍ KABELU OD ZVONKU
- Z PŮDY PŘIVÉST NOVÝ KOAXIÁL + OSADIT NOVÉ TV ZÁSUVKY V m.č. 2.04 a 2.05
- V m.č. 2.04 VYŠKRÁBNOUT PRASKLINY A ZAPRAVIT PRUŽNÝM TMELEM A NOVĚ PŘEŠTUKOVAT

LEGENDA MÍSTNOSTÍ

OZN.	ÚČEL MÍSTNOSTI	PLOCHA m²	PODLAHA	STĚNY	STROP
2.01	PŘEDSÍŇ	4,86	PVC+LIŠTA	OMÍTKA	OMÍTKA
2.02	KOUPELNA	4,22	KER. DLAŽBA	OBKLAD V.2000+ OMÍTKA	OMÍTKA
2.03	KUCH. KOUT	5,80	PVC+LIŠTA	OMÍTKA OBKLAD ZA KUCH. LINKOU	OMÍTKA
2.04	OBÝVACÍ POKOJ	20,63	PVC+LIŠTA	OMÍTKA	OMÍTKA
2.05	LOŽNICE	16,27	PVC+LIŠTA	OMÍTKA	OMÍTKA

ÚPRAVA BYTU Č. 2, JÁNSKÉ NÁMĚSTÍ, KUTNÁ HORA

PŮDORYS STÁVAJÍCÍHO STAVU - BOURÁNÍ

MĚŘÍTKO: 1 : 50

DATUM: ÚNOR 2025