


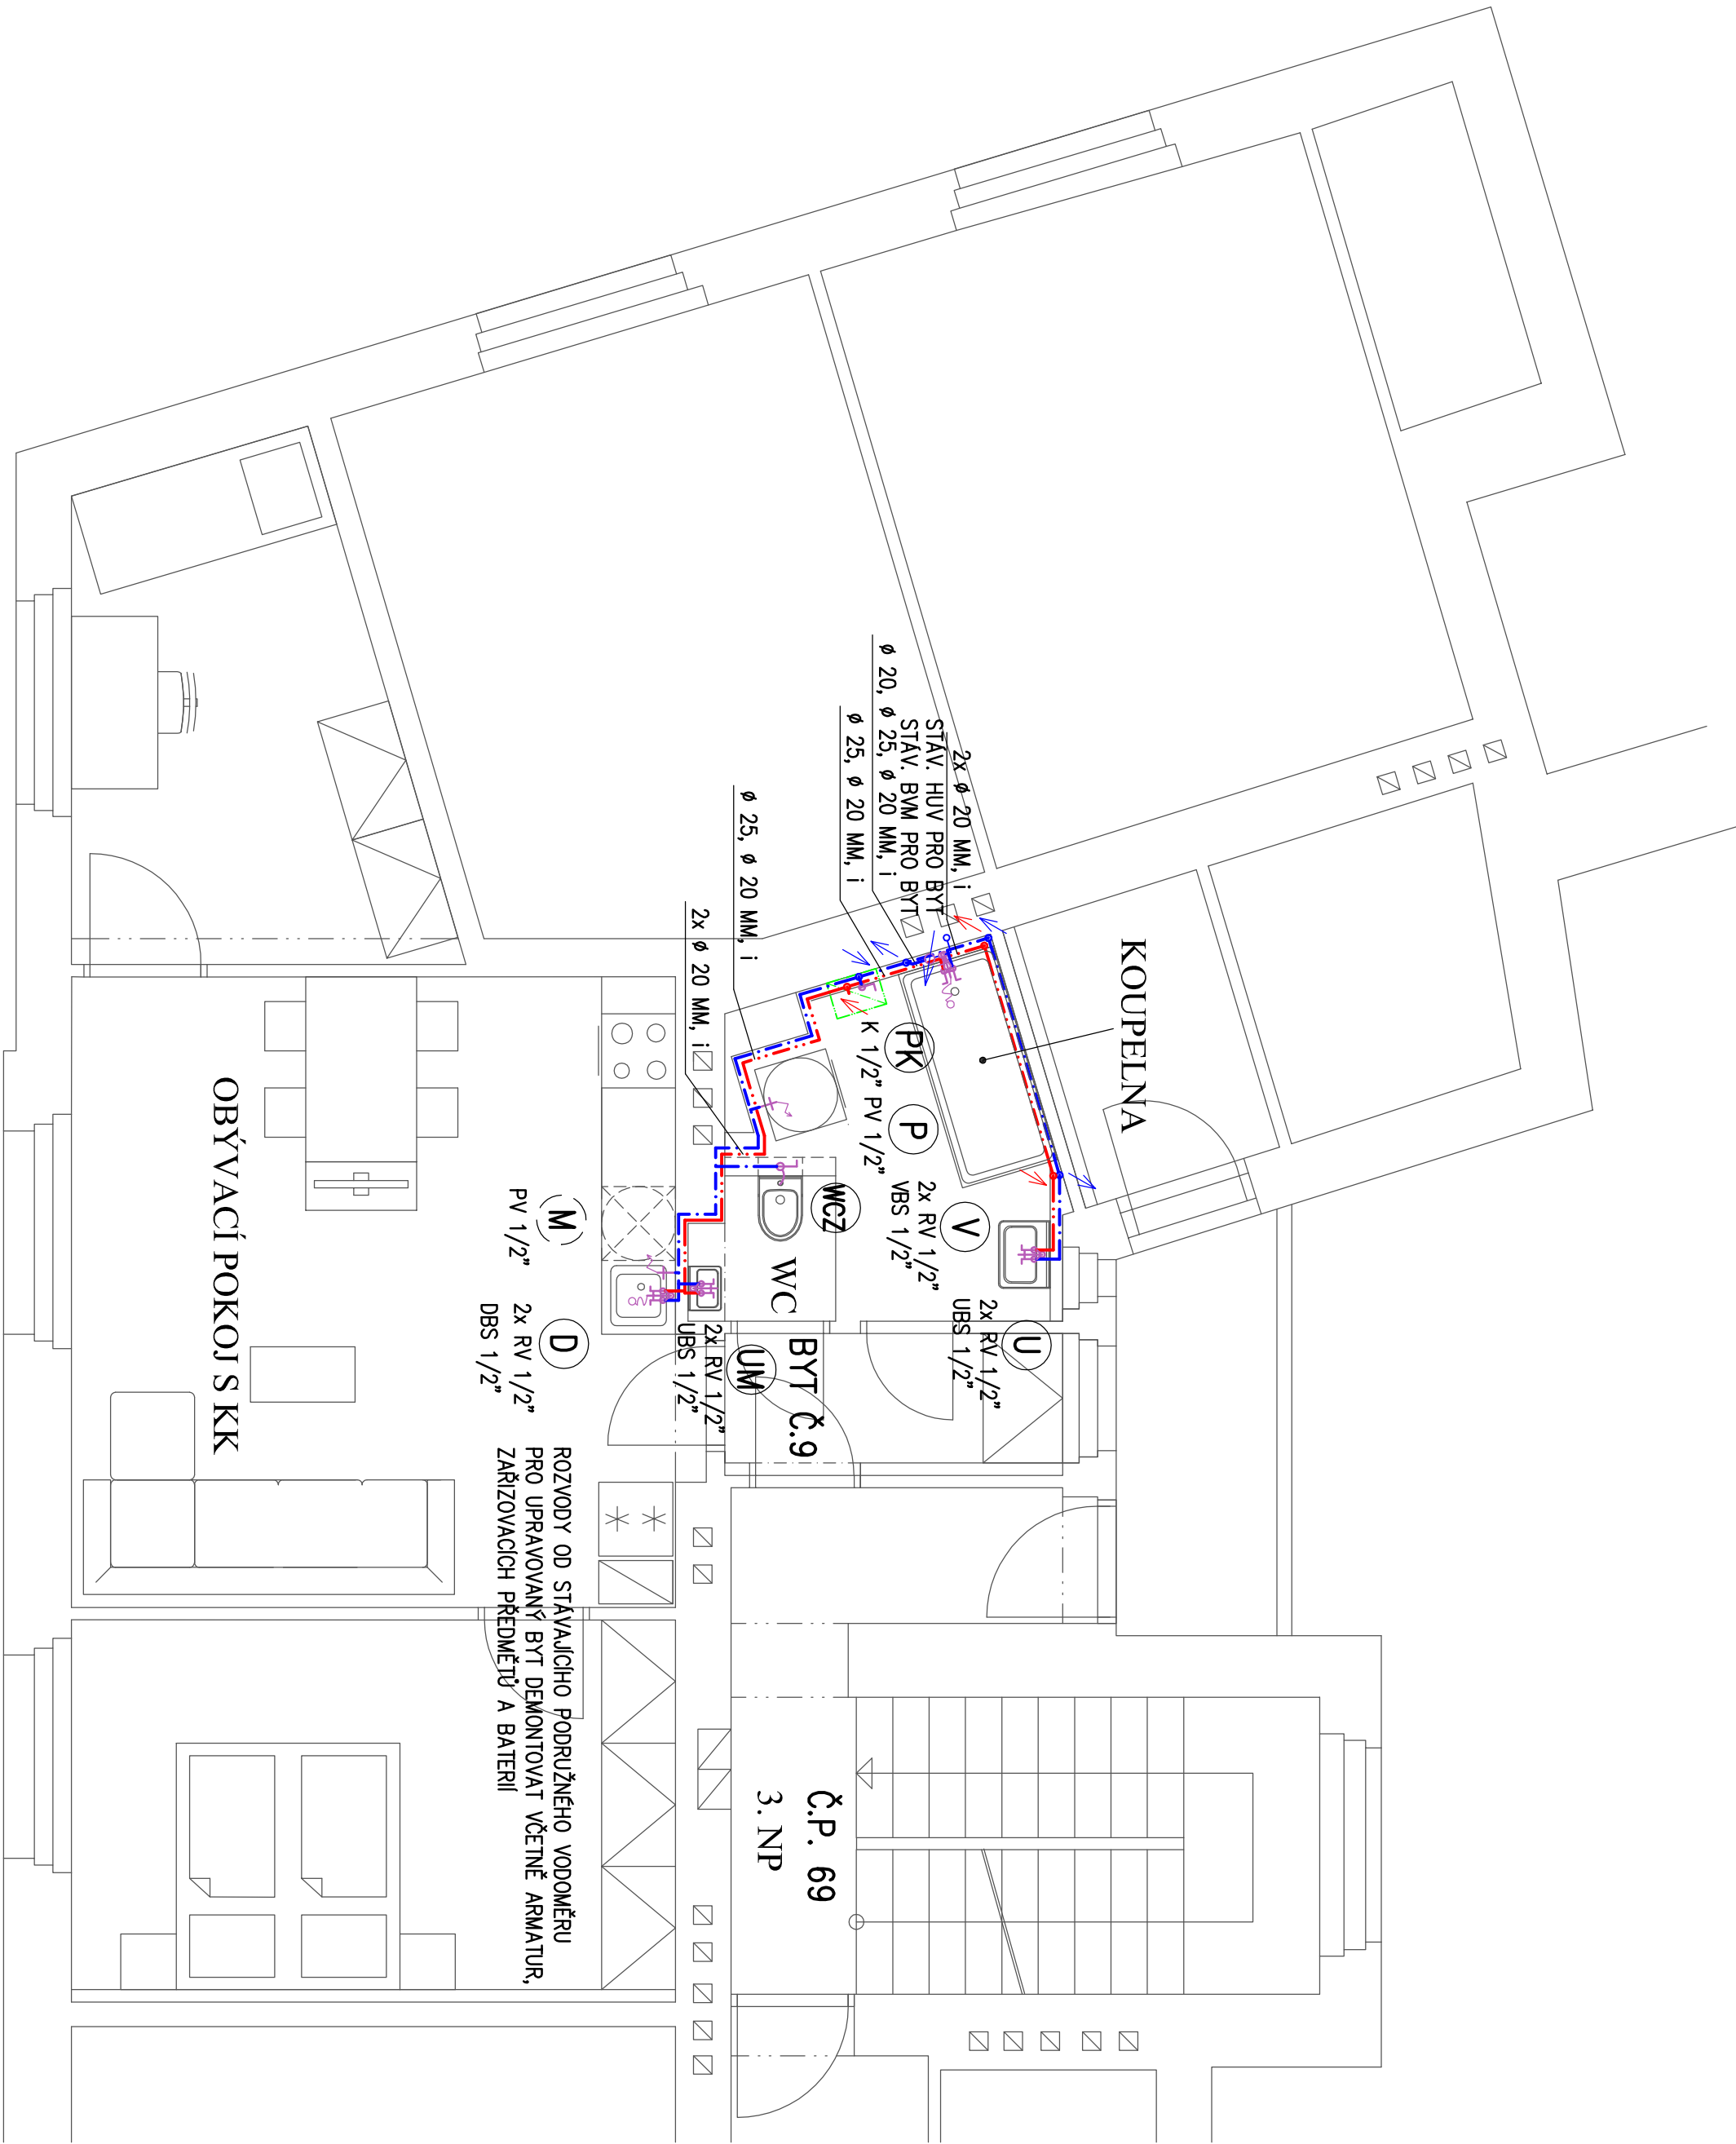

LEGENDA:

- ROZVODY STUDENÉ VODY — PLASTOVÉ POTRUBÍ TYP PPR-3
ROZVODY TEPLÉ VODY - - - - - TLAKOVÉ ŘÁDY PN 16, TVAROVKY PN 20

- KLIZET ZÁVĚSNÝ + ZÁVĚSNÝ MODUL (SOUČÁSTI MODULU JE UZÁVÍRACÍ ARMATURA)
UMÝVADLO 55 CM, KRYT SIFONU
UMÝVÁTKO
DŘEZ KUCHYŇSKÝ NEREZOVÝ (SOUČÁST KUCHYŇSKÉ LINKY)
MYČKA NÁDOBÍ (PŘÍPRAVA)
AUTOMATICKÁ PRAČKA
VANA KLASICKÁ AKRYLATOVÁ 180 CM
PLYNOVÝ ZÁVĚSNÝ KOTEL KONDENZAČNÍ S PRŮTOKOVÝM OHŘEVEM TEPLÉ VODY

- STAV. HUV
STAV. BVM
K 1/2"
VBS 1/2"
UBS 1/2"
DBS 1/2"
RV 1/2"
PV 1/2"
i

- STAVAJÍCÍ HLAVNÍ UZÁVĚR VODY PRO BYT – KULOVÝ UZÁVÍRACÍ VENTIL
STAVAJÍCÍ PODRŮŽNÝ BYTOVÝ VODOMĚR VEL. 1,5 MÝH PRO STUDENOU VODU
KULOVÝ UZÁVÍRACÍ VENTIL G 1/2
VANOVÁ STOLÁNKOVÁ PAKOVÁ BATERIE G 1/2 SE SPRCHOU
UMÝVADLOVÁ STOLÁNKOVÁ PAKOVÁ BATERIE G 1/2
DŘEZOVÁ STOLÁNKOVÁ PAKOVÁ BATERIE G 1/2 S VTAHOVACÍ SPRŠKOU
ROHOVÝ NASTĚNNÝ KULOVÝ VENTIL G 1/2 S PŘÍPOJOVACÍ TRUBÍČKOU
PRAČKOVÝ NASTĚNNÝ VENTIL G 1/2
IZOLACE POTRUBÍ IZOLAČNÍMI NAVLEKOVÝMI TRUBICEMI:
ROZVODY STUDENÉ VODY TRUBICEMI TL. 6 MM
ROZVODY TEPLÉ VODY TRUBICEMI TL. 13 MM

vypracoval: Ing. Hádková Zuzana		sebral: Ing. Hádková Zuzana	
St:	Kutná Hora	obec:	Kutná Hora
investor:	Město Kutná Hora, Havlíčkovo nám. 552, Kutná Hora		
stavba:	STAVEBNÍ ÚPRAVY BYTU Č. 9 KOMENSKÉHO NÁM. 69, KUTNÁ HORA		
část:	D.1.4e ZDRAVOTNÍ TECHNIKA		
období:	PŮDORYS BYTU Č. 9 - VNITŘNÍ VODOVOD		
		KUTNOHORSKÁ STAVEBNÍ	
PROJEKCE: Ing. Hádková Zuzana 284 01 Kutná Hora tel.: 723 500 002		datum: červen 2023	
		stupeň: Projekt stavby	
		formát: 6 A4	
		zak. číslo: 23 907	
měřítko: 1:50		č.č.: 01	