


CYKY - J 5x4/TR MONOFLEX 1423 - PŘÍVOD Z RKH2

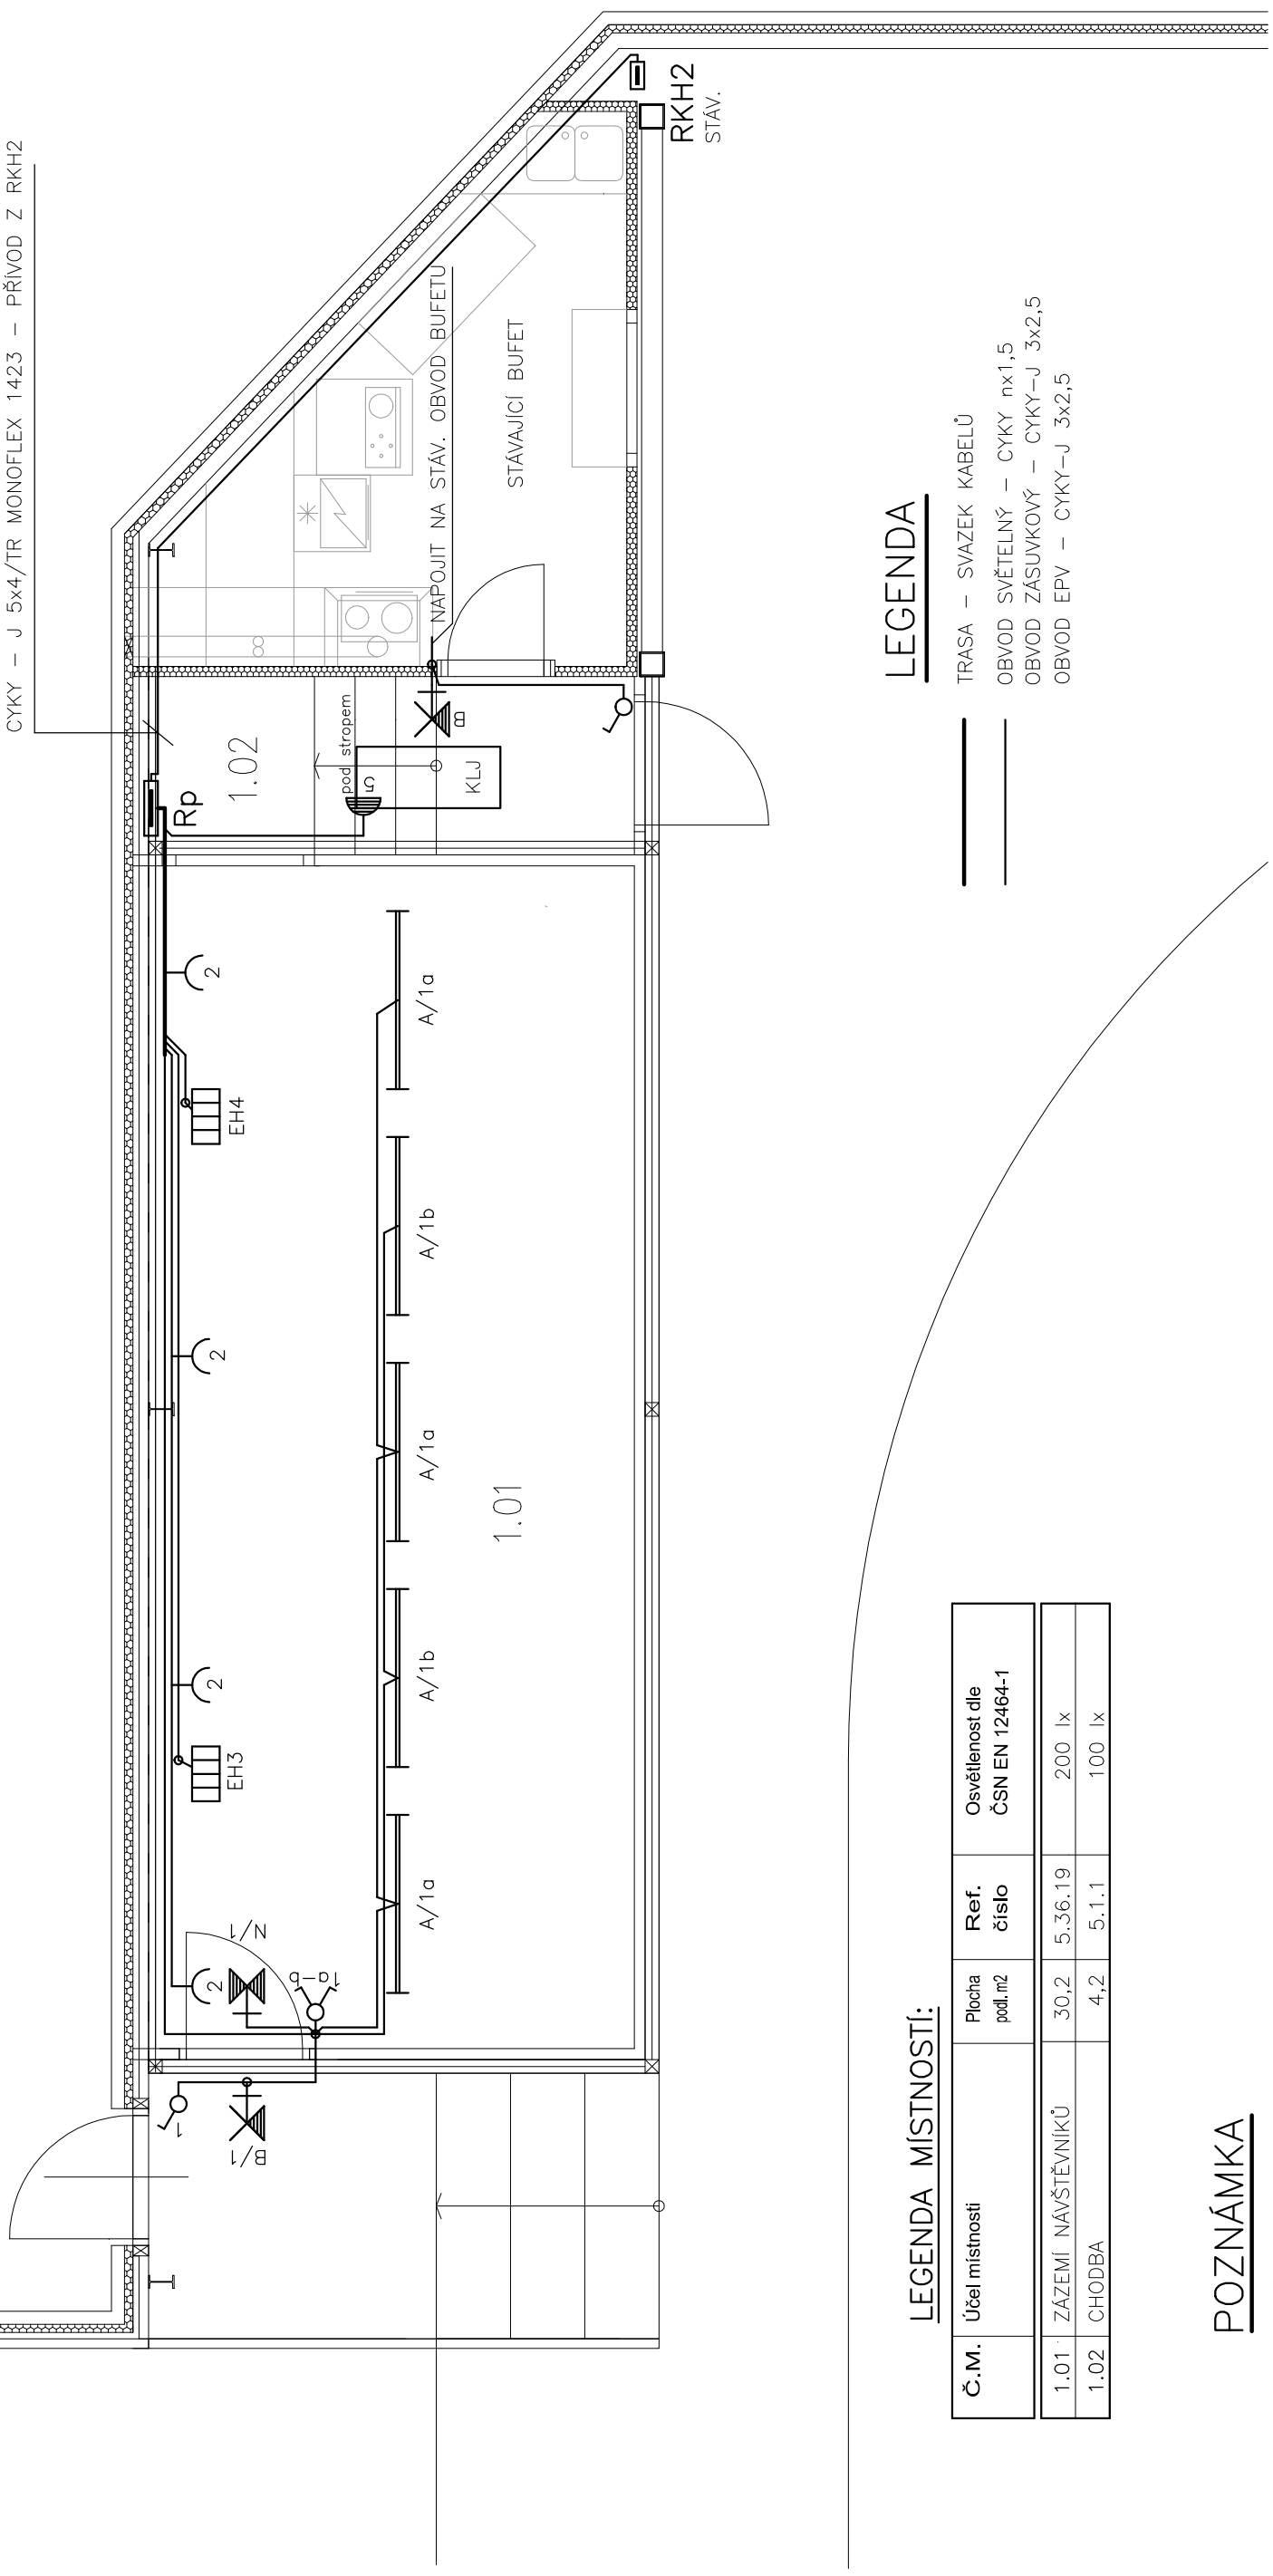

### LEGENDA

- TRASA - SVAZEK KABELŮ
- OBYVOD SVĚTELNÝ - CYKY nx1,5
- OBYVOD ZÁSUVKOVÝ - CYKY-J 3x2,5
- OBYVOD EPV - CYKY-J 3x2,5

### LEGENDA MÍSTNOSTÍ:

Č.M.	Účel místnosti	Plocha podl.m <sup>2</sup>	Ref. číslo	Osvětlenost dle ČSN EN 12464-1
1.01	ZÁZEMÍ NAVŠTĚVNIKŮ	30,2	5.36.19	200 lx
1.02	CHODBA	4,2	5.1.1	100 lx

### POZNÁMKA

EL. INSTALACE PROVEDENA KABELY CYKY V SOUSTAVĚ TN-S.  
 KABELY ULOŽENY VE STĚNÁCH A STROPECH SDK V TR. MONOFLEX,  
 V SOULADU S ČSN 332000-5-52 ed.2.

NAVRHL M. Topinková	KRESLIL M. Topinková	KONTROLOVAL J. Pros	ODP.PROJ.STAVBY
KRAJ: Středočeský	OBEC: Kutná Hora		
INVESTOR: Město Kutná Hora, Havlíčkovo nám. 552/1, Kutná Hora			
ZIMNÍ STADION - ZÁZEMÍ PRO NAVŠTĚVNIKY KUTNÁ HORA			
D.1.4.g - Silnoproudá elektrotechnika			
PŮDORYS 1.NP			
Josef Pros - projekce elektro Vladislava 335, 284 01 Kutná Hora IČO: 10240578 tel. 775357933		FORMÁT 2 A4	Č.VÝKRESU 102
		DATUM 25.07.2019	
		STUPEŇ DSŘ	
		MĚŘÍTKO 1:50	
		ZAK.ČÍSLO: 19137	
		ARCHIVNÍ ČÍSLO	