


BYT Č. 2 - NOVÝ STAV

m = 1 : 50

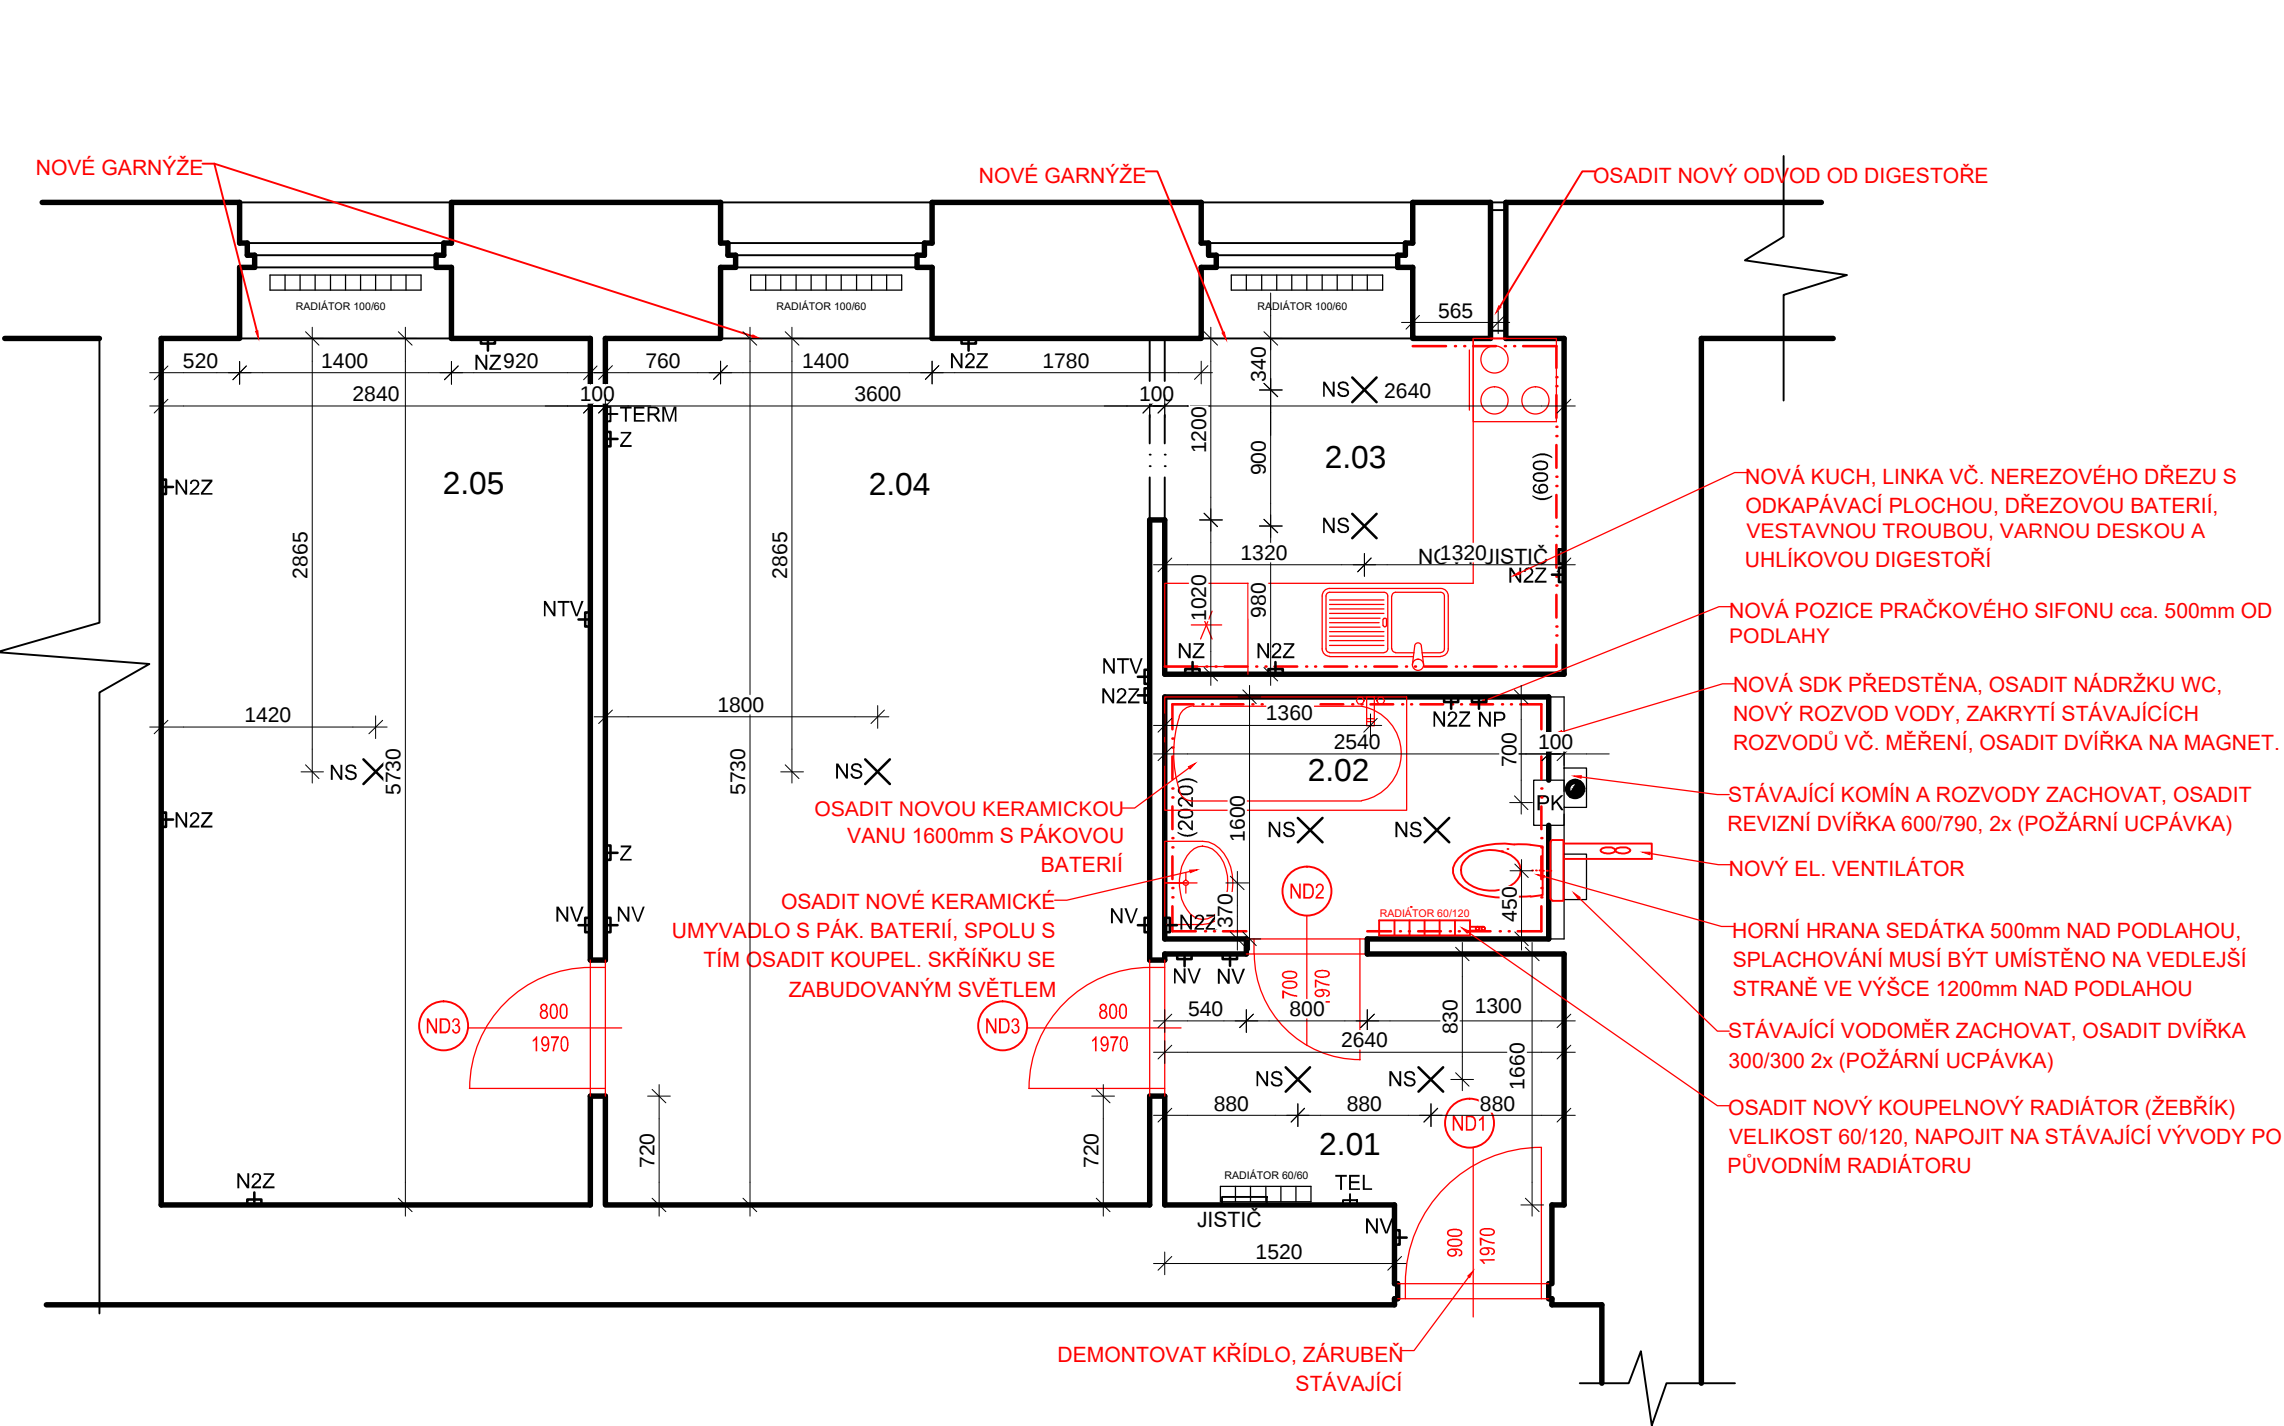

LEGENDA

- ΔZ

ZÁSUVKA
- Δ2Z

DVOJ ZÁSUVKA
- ΔV

VYPÍNAČ
- ΔTEL

DOMÁCÍ TELEFON
- ΔTERM

TERMOSTAT TOPENÍ
- SX

VÝVOD PRO LUSTR
- SVĚTLO S VÝVODEM NA STĚNĚ
- PK

PŮVODNÍ PLYNOVÝ KOTEL
- ΔNZ

NOVÁ ZÁSUVKA
- ΔN2Z

NOVÁ DVOJ ZÁSUVKA
- ΔNV

NOVÝ VYPÍNAČ
- XS

NOVÝ VÝVOD PRO SVÍTIDLO
- ΔNTV

NOVÁ TELEVIZNÍ ZÁSUVKA
- ΔNP

NOVÝ PRAČKOVÝ SIFON

- STÁVAJÍCÍ KONSTRUKCE
- NOVÉ ZDIVO YTONG TL. 100mm
- ND1

NOVÉ BEZPEČNOSTNÍ, POŽÁRNĚ DĚLÍCÍ DVEŘE PLNĚ LEVÉ, SVĚTLOSTI 900/1970, ZÁRUBEŇ SOUČÁST DODÁVKY DVEŘÍ, KOVÁNÍ KOULE - KLIKA.
- ND2

NOVÉ DVEŘE 1/4 PROSKLENÉ, PRAVÉ, SVĚTLOSTI 700/1970, POD KŘÍDLO OSADIT PODLAHOVOU PŘECHODOVOU LIŠTU. ZÁMEK S JEDNOSTRANNÝM ZAJIŠTĚNÍM. VE DVEŘÍCH MŘÍŽKA (PŘI SPODNÍ ČÁSTI) 70 x 500mm - ELOX. ZÁRUBEŇ STÁVAJÍCÍ NOVĚ NATŘENÁ OCELOVÁ, KOVÁNÍ KLIKA - KLIKA.
- ND3

2 x NOVÉ DVEŘE PRAVÉ, ZE 2/3 PROSKLENÉ, SVĚTLOSTI 800/1970, KOVÁNÍ KLIKA - KLIKA, ZÁRUBEŇ STÁVAJÍCÍ OCELOVÁ (NOVÝ NÁTĚR),ZÁMEK VLOŽKOVÝ.

POZNÁMKY:

- V CELÉM BYTĚ BUDOU OPRÁVENY OMÍTKY V ROZMEZÍ 50%, CELÝ BYT BUDE VYMALOVÁN, ST. RADIÁTORY BUDOU OPATŘENY NOVÝM NÁTĚREM VČETNĚ ROZVODŮ
- V CELÉM BYTĚ BUDE PROVEDENA NOVÁ ELEKTROINSTALACE
- V m.č. 2.04 BUDOU VYŠKRÁBÁNY A ZAPRAVENY PRASKLINY PRUŽNÝM TMELEM

LEGENDA MÍSTNOSTÍ

OZN.	ÚČEL MÍSTNOSTI	PLOCHA m²	PODLAHA	STĚNY	STROP
2.01	PŘEDSÍŇ	4,92	NOVÉ PVC+LIŠTA	NOVÁ OMÍTKA	NOVÝ SDK PODHLED
2.02	KOUPELNA	4,06	NOVÁ KER. DLAŽBA	NOVÝ OBKLAD v.2020+ NOVÁ OMÍTKA	
2.03	KUCH. KOUT	5,87	NOVÉ PVC+LIŠTA	NOVÁ OMÍTKA A NOVÝ OBKLAD ZA KUCH. LINKOU	
2.04	OBÝVACÍ POKOJ	20,63	NOVÉ PVC+LIŠTA	NOVÁ OMÍTKA	
2.05	LOŽNICE	16,27	NOVÉ PVC+LIŠTA	NOVÁ OMÍTKA	

ÚPRAVA BYTU Č. 2, JÁNSKÉ NÁMĚSTÍ, KUTNÁ HORA

PŮDORYS NOVÉHO STAVU

MĚŘÍTKO: 1 : 50

DATUM: ÚNOR 2025